


PLANTA BAIXA Construção
 ESCALA 1/50

0 25 50 1.00 1.50 2.00 2.50m

LEGENDA DE OBRAS

- A PRESERVAR
- A CONSTRUIR

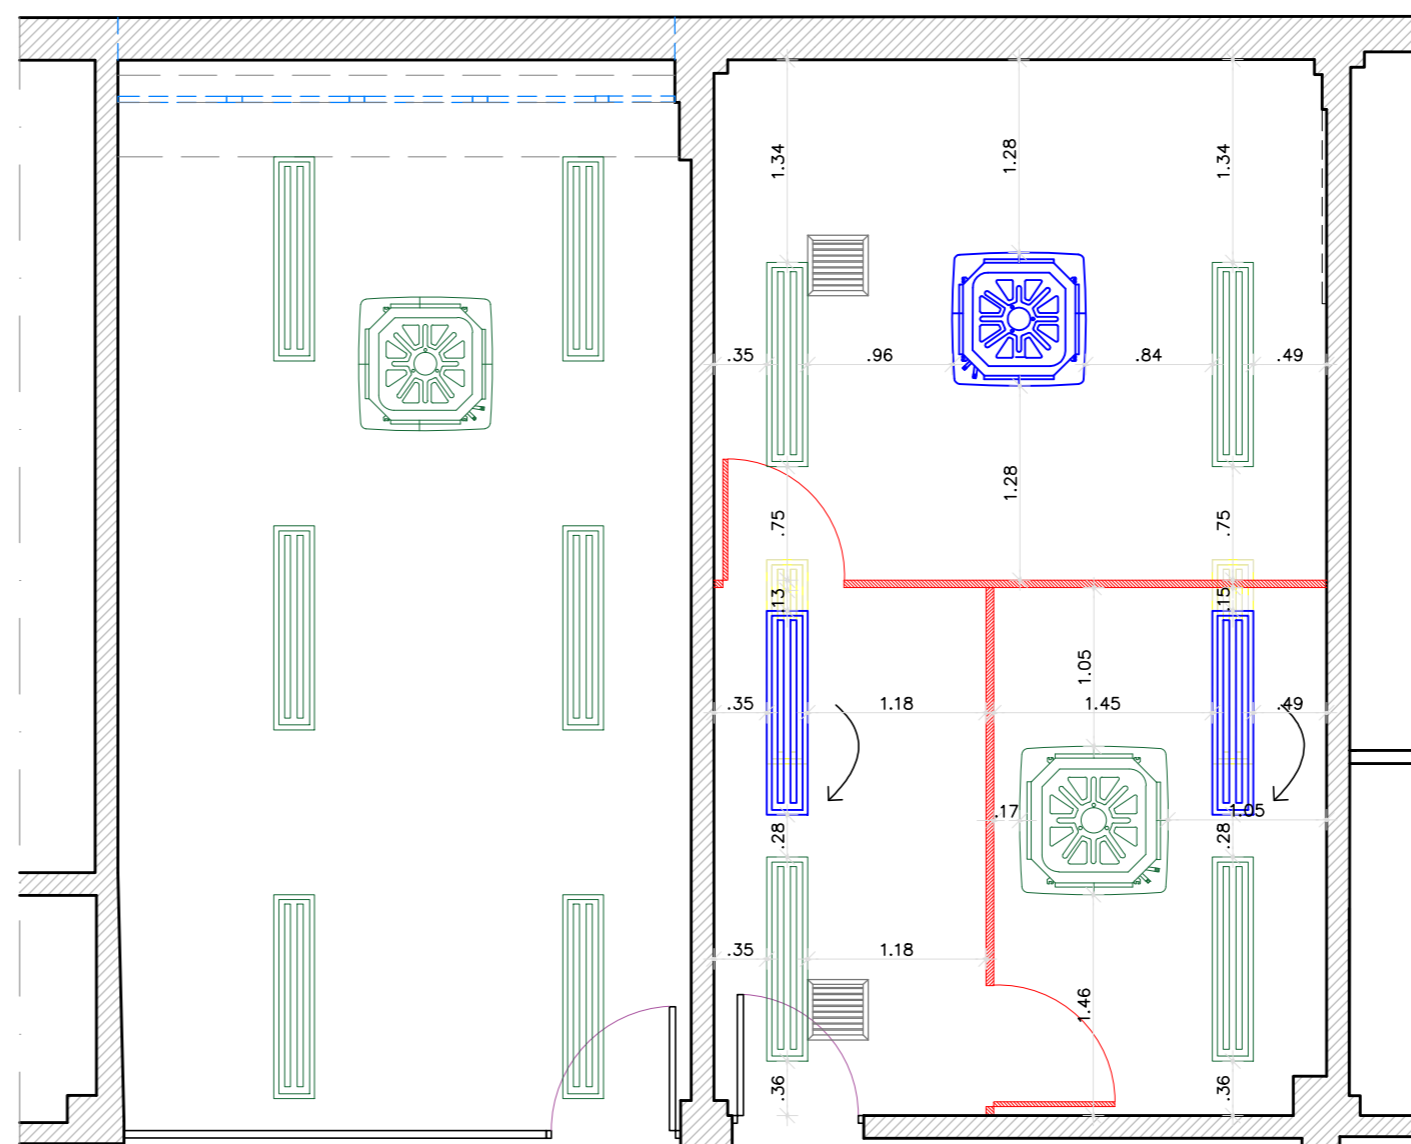


PLANTA BAIXA Iluminação e Ar-condicionado
 ESCALA 1/50

0 25 50 1.00 1.50 2.00 2.50m

LEGENDA DE ILUMINAÇÃO E AR-CONDICIONADO

- LUMINÁRIA EXISTENTE A SER MANTIDA
- LUMINÁRIA EXISTENTE A SER RELOCADA
- LUMINÁRIA RELOCADA
- AR-CONDICIONADO EXISTENTE A SER PRESERVADO
- AR-CONDICIONADO RELOCADO DA GINF

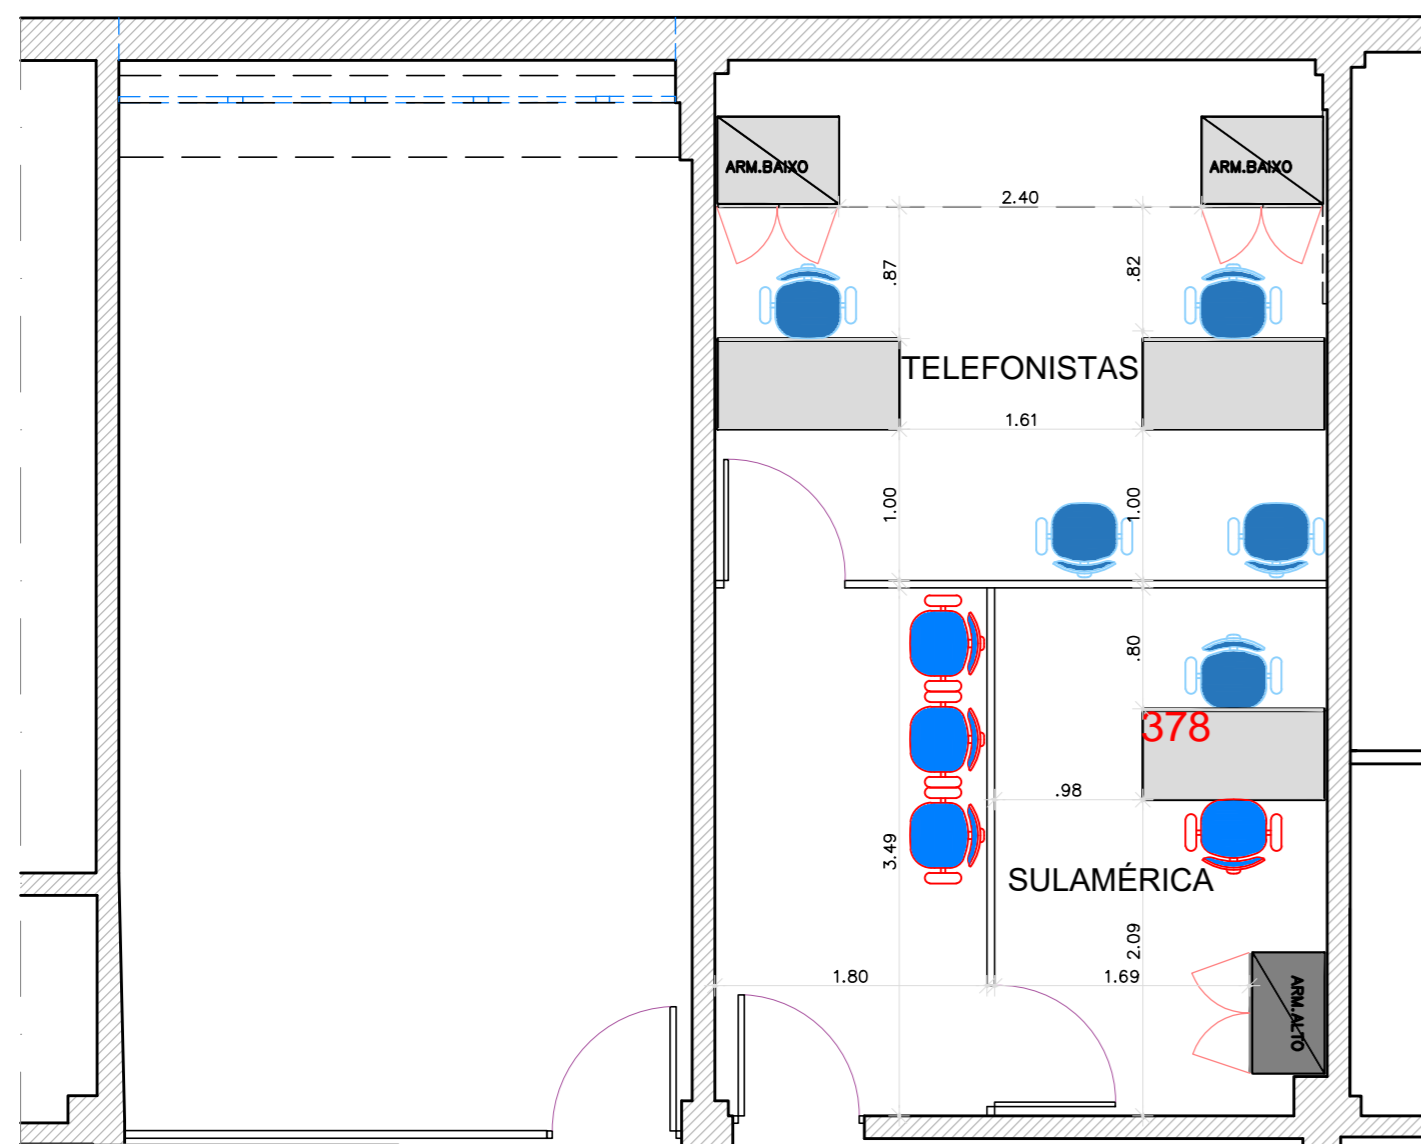

PLANTA BAIXA Layout
 ESCALA 1/50

0 25 50 1.00 1.50 2.00 2.50m